

UCHWAŁA NR 738/2023
ZARZĄDU POWIATU TORUŃSKIEGO
z dnia 10 maja 2023 r.

w sprawie wyrażenia zgody na udostępnienie nieruchomości na cele budowlane.

Na podstawie art. 26 ust. 1, art. 32 ust. 2 pkt. 3 ustawy z dnia 5 czerwca 1998 r. o samorządzie powiatowym (t.j. Dz. U. z 2022 r. poz. 1526 z późn. zm.¹) oraz art. 11 ust. 1, art. 25b ustawy z dnia 21 sierpnia 1997 r. o gospodarce nieruchomościami (t.j. Dz. U. z 2023 r. poz. 344) uchwała się, co następuje:

§ 1. Wyraża się zgodę na dysponowanie na cele budowlane przez PGE Toruń S.A. nieruchomością stanowiącą współwłasność Powiatu Toruńskiego w udziale wynoszącym 130037/231852 części, położonej w Toruniu, przy ulicy Szosa Chełmińska 30/32, w obrębie 0010, oznaczonej geodezyjnie jako działki nr 287, 288/2, 702/5, zapisanej w księdze wieczystej nr TO1T/00030946/2.

§ 2. Zgoda dotyczy przebudowy osiedlowej sieci ciepłowniczej od komory E24.3 do likwidowanej komory E24.5 w Toruniu, zgodnie z planem sytuacyjno-wysokościowym, stanowiącym załącznik do niniejszej uchwały.

§ 3. Zobowiązuje się inwestora do doprowadzenia terenu do stanu pierwotnego po zakończeniu prac.

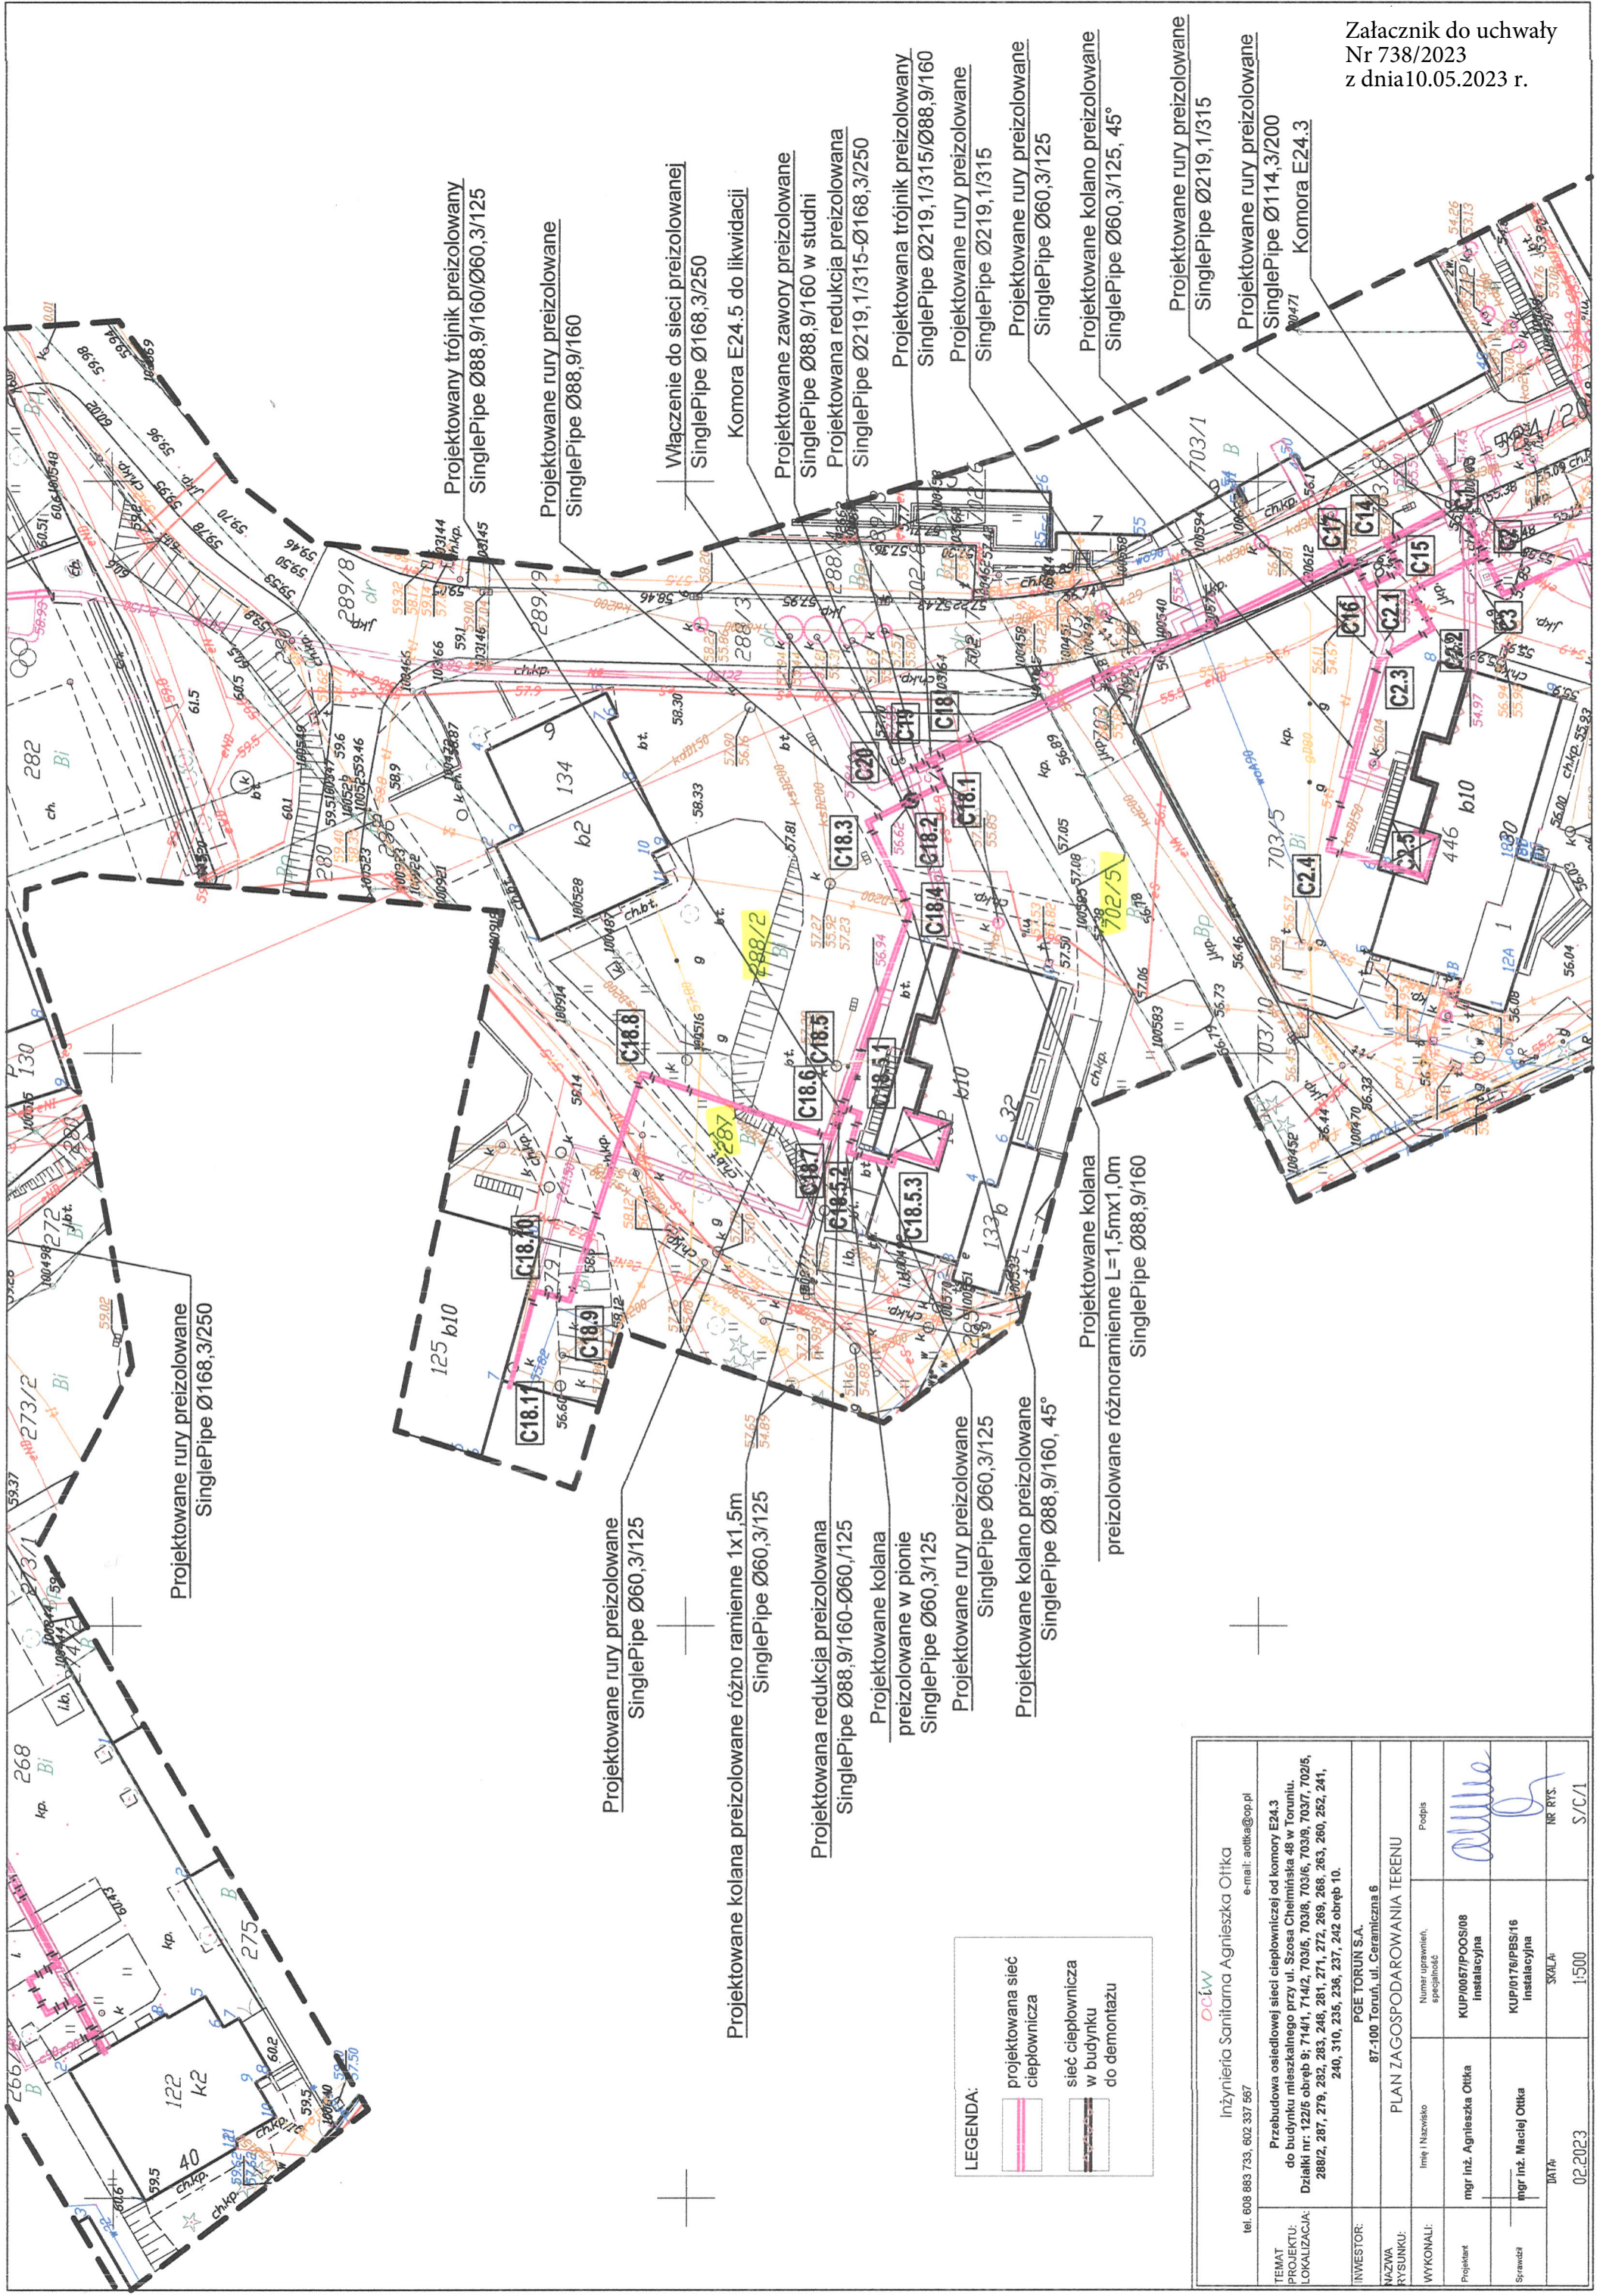
§ 4. Wykonanie uchwały powierza się Zarządowi Powiatu Toruńskiego.



§ 5. Uchwała wchodzi w życie z dniem podjęcia.

Przewodniczący posiedzenia
Starosta Toruński

Marek Olszewski

¹ Zmiany tekstu jednolitego wymienionej ustawy zostały ogłoszone w Dz. U. z 2023 r. poz. 572.



LEGENDA:
 projektowana sieć ciepłownicza
 sieć ciepłownicza w budynku do demontażu

tel. 608 883 733, 602 337 587 e-mail: aotika@cpp.pl	Inżynieria Sanitarna Agnieszka Oitka	
TEMAT: PROJEKT: LOKALIZACJA:	Przebudowa osiedlowej sieci ciepłowniczej od komory E24.3 do budynku mieszkalnego przy ul. Szosa Chełmińska 48 w Toruniu. Działki nr: 122/5 obręb 9; 71/4/1, 71/4/2, 703/5, 703/8, 703/9, 703/7, 702/5, 288/2, 287, 278, 282, 283, 248, 281, 271, 272, 269, 268, 283, 260, 282, 241, 240, 310, 235, 236, 237, 242 obręb 10.	
INWESTOR:	PGE TORUŃ S.A.	
NAZWA RYSUNKU:	87-100 Toruń, ul. Ceramiczna 6	
WYKONALI:	PLAN ZAGOSPODAROWANIA TERENU	
Projektant	mgr inż. Agnieszka Oitka	Numer uprawnień, specjalność: KUP/0057/POOS/08 Instalacyjna
Sprawca	mgr inż. Maciej Oitka	KUP/0176/PBS/16 Instalacyjna
DATA:	02.2023	SKALA: 1:500
		RF RYS: S/C/1